




Ansicht A

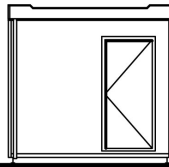



Ansicht B

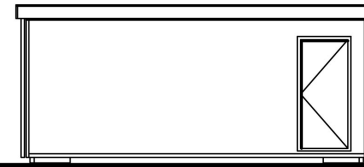

Ansicht C

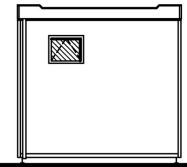

Ansicht D

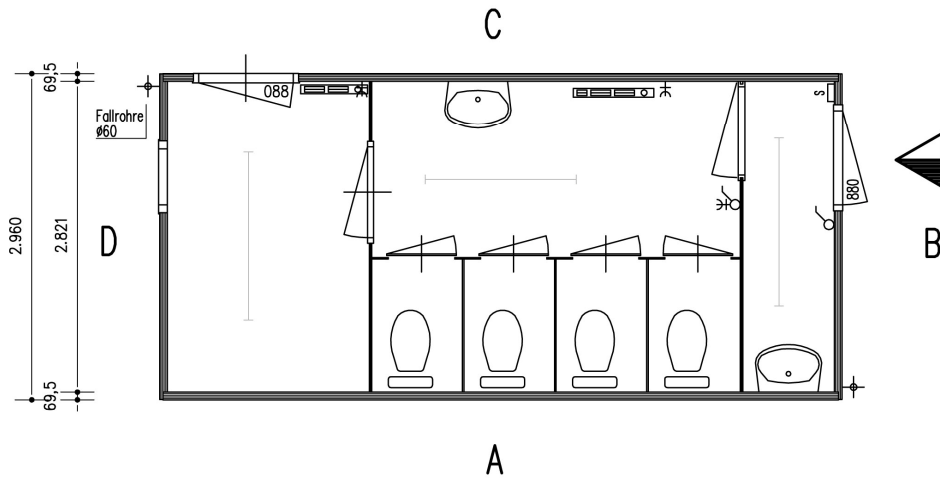 

Grundriss

- Sicherungskasten, 3 Gruppen, 400 V.
- Leuchtstoffröhre 1 x 58 W
- Elektroheizung 1000 bzw. 1500 W
- Einpoliger Schalter
- Einpoliger Wechselschalter mit Einfach-Schuko-Wandsteckdose
- Einfach-Schuko-Wandsteckdose

E.Rent Raumsysteme GmbH

E.Rent Raumsysteme GmbH
Talstraße 50
48477 Hörstel

T 05459 - 93330
F 05459 - 9333-33
E info@e-rent-raumsysteme.de

Zeichnungsname:
Standardzeichnung

| | |
|-----------------|--------|
| Zeichnungs-Nr.: | Blatt: |
| 10EMC06-001-007 | OF01 |

Bezeichnung Grundriss und Ansichten

| | | | | |
|---------|-----------------|---------------|----------|-------------------|
| M 11403 | Ang.-Nr.: | Auftraggeber: | GEÄNDERT | |
| | Projekt-Nr.: | Projektname: | | |
| | Datum: 13-08-10 | Gez.: | | Maßstab: 1:100/50 |