




Ansicht A

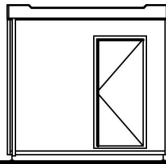


Ansicht D

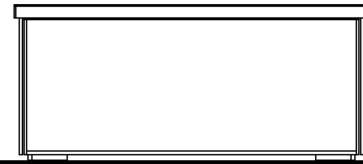




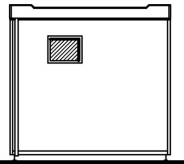


Ansicht C

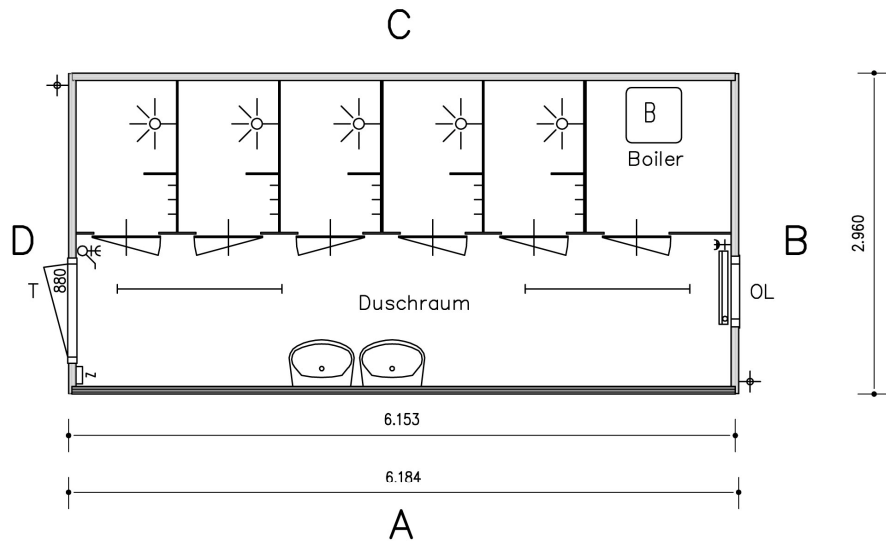

Ansicht B

 

Grundriss

-  Sicherungskasten, 3 Gruppen, 400 V.
-  Leuchtstoffröhre 1 x 36 W
-  Elektroheizung 1500 W.
-  Einpoliger Schalter mit
-  Einfach-Schuko-Wandsteckdose
-  Einfach-Schuko-Wandsteckdose

**E.Rent Raumsysteme GmbH**

E.Rent Raumsysteme GmbH  
Talstraße 50  
48477 Hörstel

T 05459 - 93330  
F 05459 - 9333-33  
E info@e-rent-raumsysteme.de

Zeichnungsname:  
Angebotszeichnung

Zeichnungs-Nr.: 10EMC06-001-006  
Blatt: 0F01

Bezeichnung Grundriss und Ansichten

M 11405	Ang.-Nr.:	Auftraggeber:				
	Projekt-Nr.:	Projektname: Sanitärgebäude				
	Datum: 07-04-008	Gez.: RH	Maßstab: 1:50	Format: A3	Maße in mm	GEÄNDERT