




Ansicht A

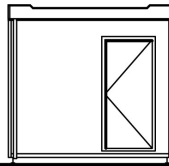


Ansicht B

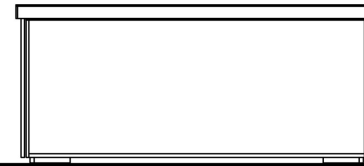

 
 


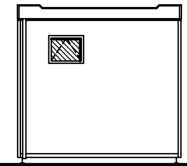

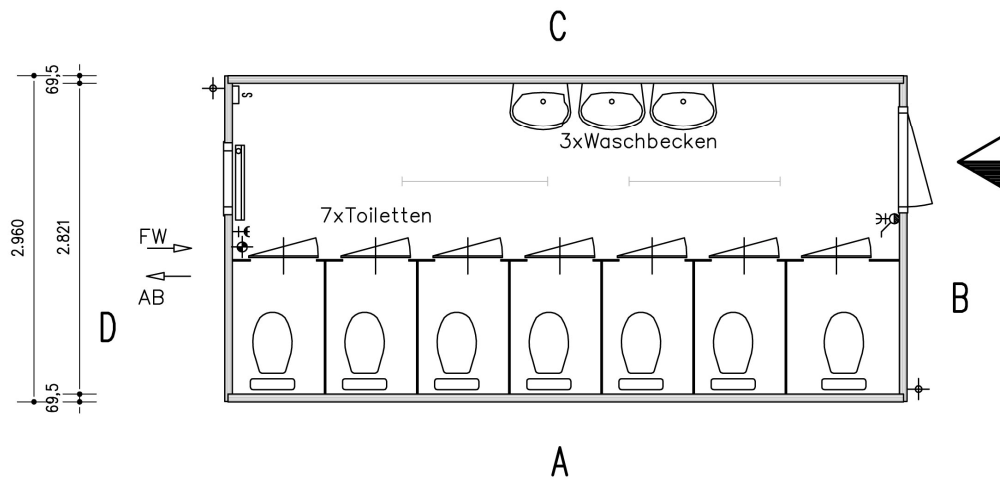

Ansicht C



Ansicht D



Grundriss

-  Sicherungskasten, 3 Gruppen, 400 V.
-  Leuchtstofffröhre 1 x 58 W
-  Elektroheizung 1500 W
-  Einpoliger Wechselschalter mit
-  Einfach-Schuko-Wandsteckdose
-  Einfach-Schuko-Wandsteckdose
-  Anschlusspunkt Wasser $\varnothing 15$ (FW)
-  Anschlusspunkt Abwasserleitung $\varnothing 110$ (AB)



E.Rent Raumsysteme GmbH

Zeichnungsname:
Angebotszeichnung

E.Rent Raumsysteme GmbH
Talstraße 50
48477 Hörstel

T 05459 - 93330
F 05459 - 9333-33
E info@e-rent-raumsysteme.de

Zeichnungs-Nr.:
10EMC06-001-009

Blatt:
OF01

Bezeichnung
Grundriss und Ansichten

M 11367	Ang.-Nr.:	Auftraggeber:				GEÄNDERT
	Projekt-Nr.:	Projektname:				
	Datum: 13-08-10	Gez.:	Maßstab: 1:100/50	Format: A3	Maße in mm	